


ISTITUTO ALBERGHIERO
PIANTA PIANO PRIMO
 STATO DI PROGETTO - Distribuzione ambienti
 SCALA 1:100

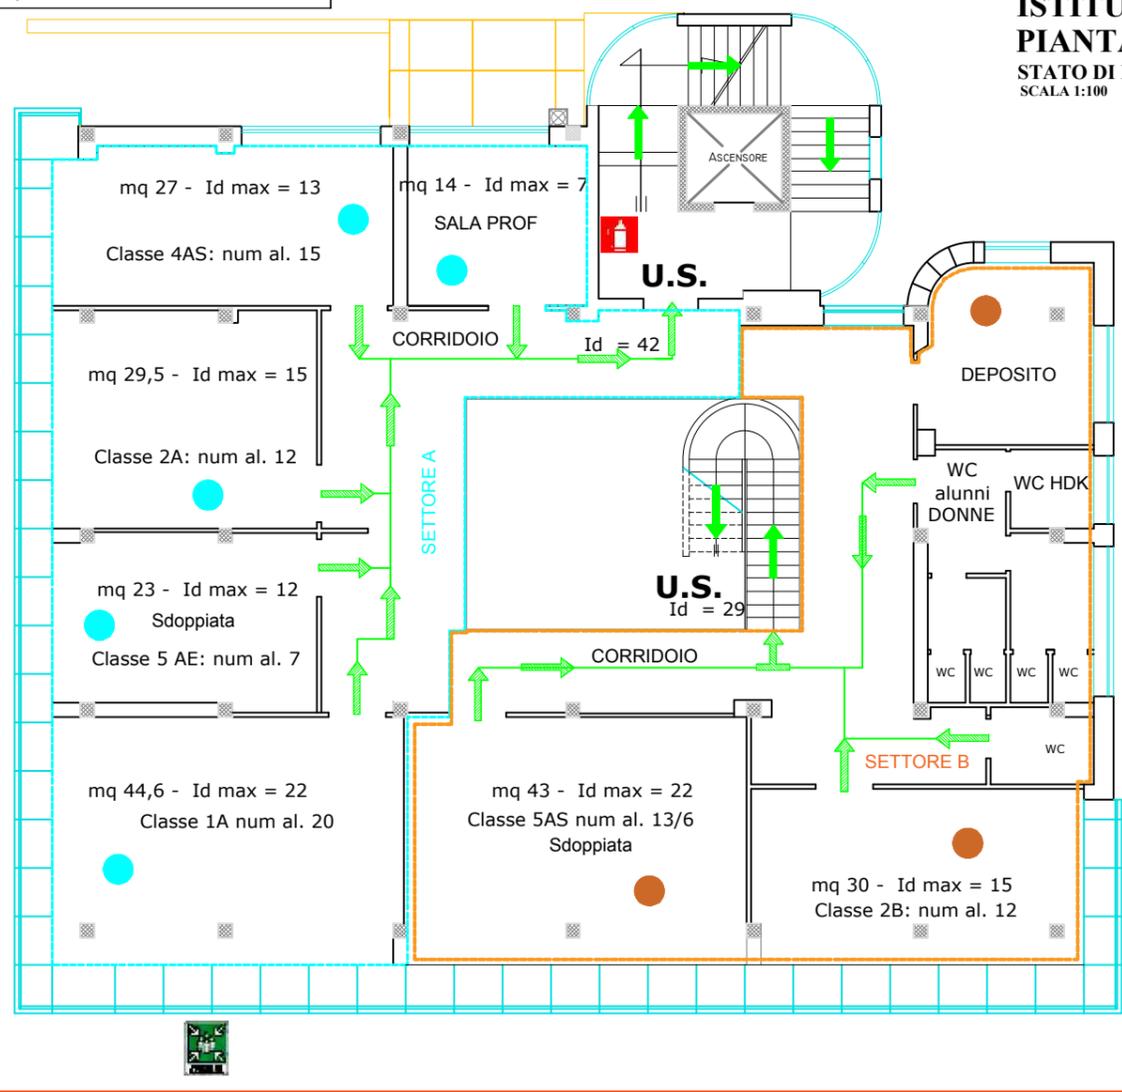

NUMERI UTILI	Legenda indicazioni grafiche
Pronto soccorso: 118	Pulsante allarme antincendio
Vigili del fuoco: 115	Quadro elettrico
Carabinieri: 112	Telefono per salvataggio e pronto soccorso
Polizia: 113	Estintore
	Idrante Attacco autopompa
R.S.P.P. Prof. Alberto Pisano	Uscita di sicurezza
	Cassetta pronto soccorso
	Scala di emergenza
	Punto di raccolta
Responsabile Plesso Prof. Raffaele Annichiarico	Lampada di segnalazione allarme incendio
	Direzione percorso di uscita: orizzontale verso il basso verso l'alto

NORME COMPORTAMENTALI IN CASO DI EMERGENZA

- II SEGNALE DI EVACUAZIONE E' COSTITUITO DA TRE SQUILLI RAVVICINATI DELLA CAMPANELLA
- MANTENERE LA CALMA
- INTERROMPERE OGNI ATTIVITA'
- EVITARE DI RECUPERARE OGGETTI PERSONALI
- ABBANDONARE LA STANZA
- CHIUDERE LA PORTA SOLO DOPO ESSERSI ACCERTATI CHE L'AULA E' VUOTA
- EFFETTUARE L'EVACUAZIONE SEGUENDO LE VIE DI FUGA INDICATE NELLE PLANIMETRIE
- PORTARSI VERSO UN LUOGO SICURO PIÙ' VICINO (PUNTO DI RACCOLTA)
- NON ABBANDONARE IL LUOGO SICURO, SALVO DIVERSE INDICAZIONI DEL RESPONSABILE PER LA GESTIONE DELLE EMERGENZE

COMPITI DELL'ALUNNO APRI-FILA

- All'ordine di evacuazione dell'edificio :
- Si colloca vicino alla porta, facendo incolonnare i propri compagni in fila indiana
 - Guida i propri compagni

COMPITI DELL'ALUNNO CHIUDI - FILA

- All'ordine di evacuazione dell'edificio:
- Si colloca in fondo alla fila
 - Controlla che non sia rimasto nessuno in classe e chiude la porta
 - Segue i propri compagni verso il punto di raccolta

- MISURE DI CONTENIMENTO COVID-19 -
 IN TUTTI GLI SPAZI COMUNI E NEI LABORATORI E'
 CONSENTITO L'ACCESSO ESCLUSIVAMENTE RISPETTANDO
 LA DISTANZA DALLE RIME BOCCALI ALMENO DI 1,00 METRO